



Vzorová kanalizační přípojka

PODÉLNÝ ŘEZ 1:25

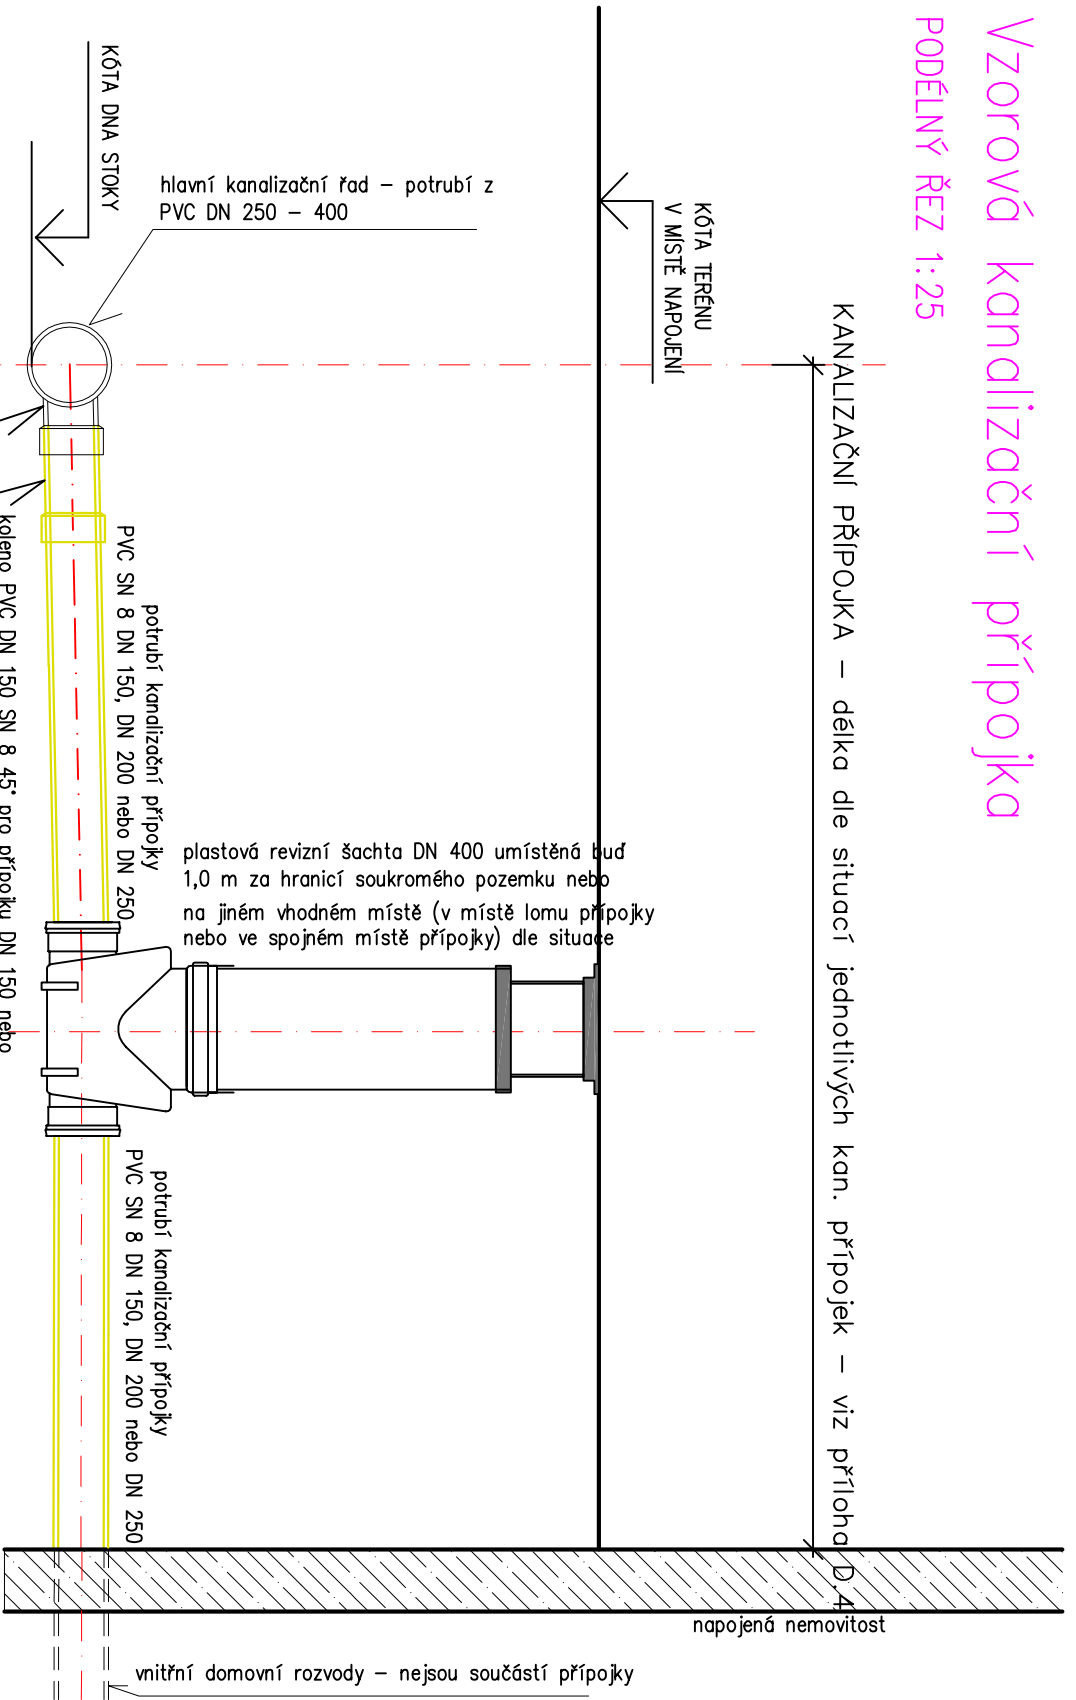

PŮDORYS 1:25

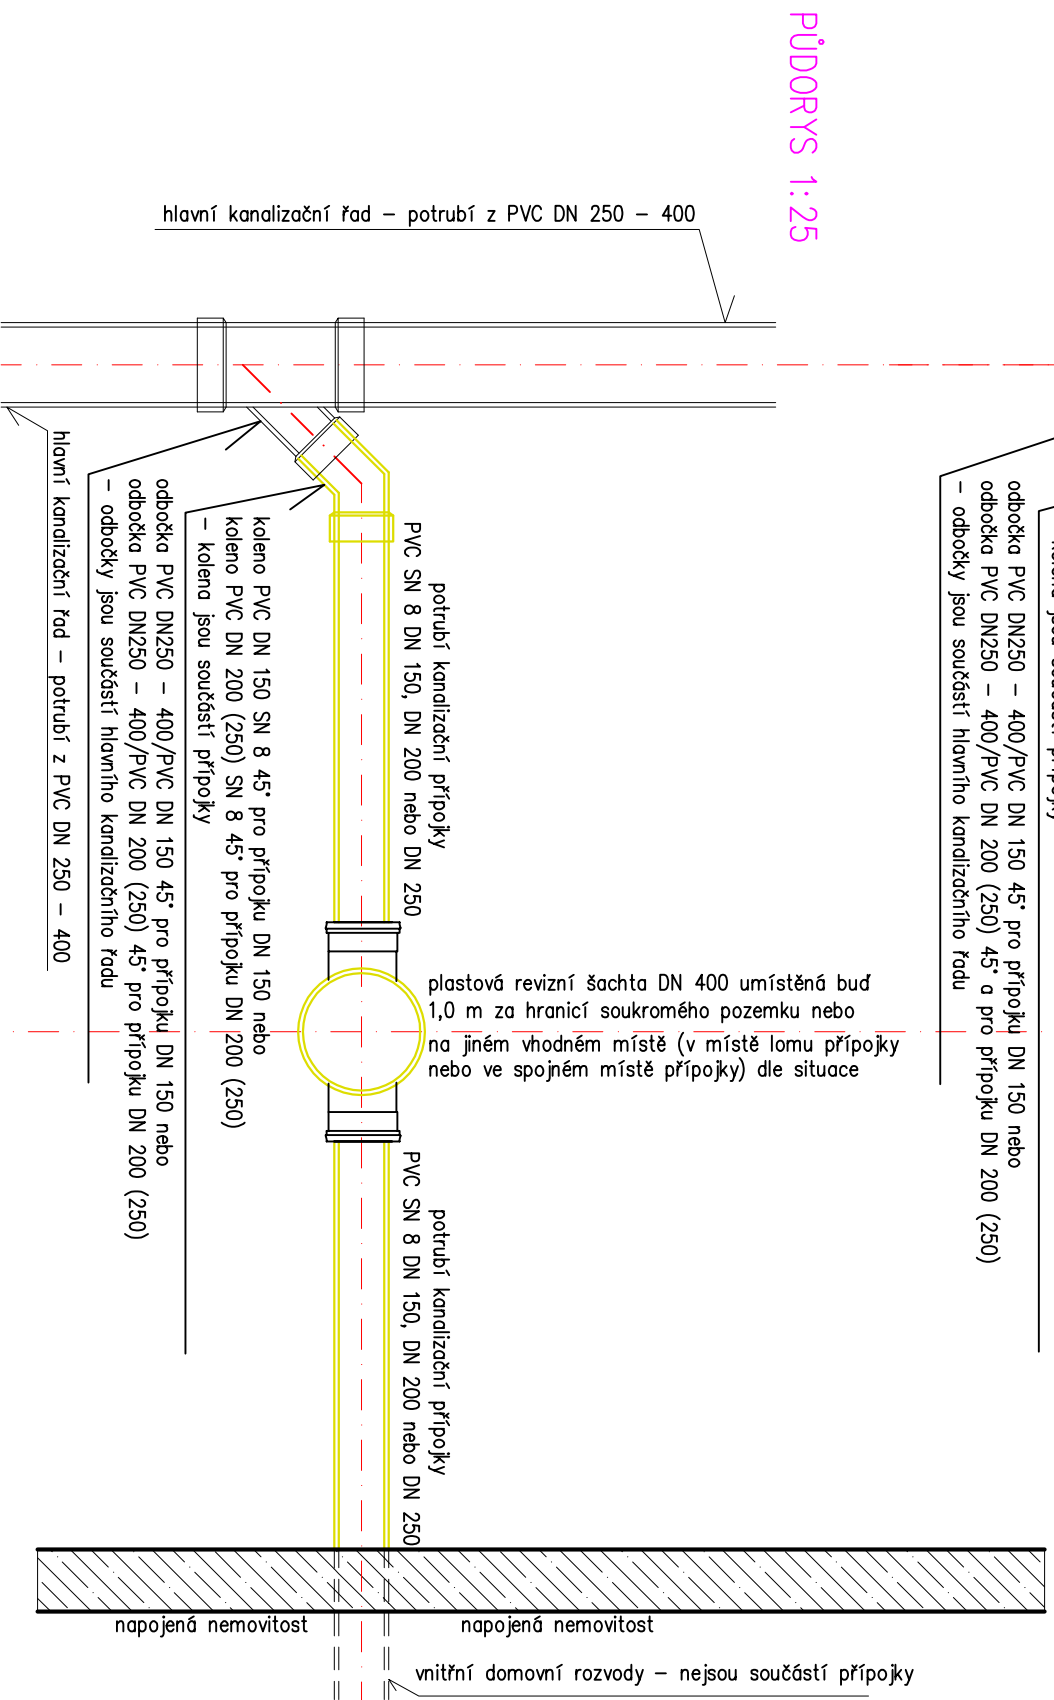

POZNÁMKA:

1. Napojení na stávající rozvody dle majitele nemovitosti.
2. Sestava šachty bude upřesněna při stavbě dle skutečné hloubky přípojky.
3. Materiál potrubí a DN dle projektu (dle situací jednotlivých kanalizačních přípojek uvedených v příloze D.4.). Bude se jednat o PVC SN 8 DN 150.
4. Trasu domovní přípojky je vhodné volit přímo, co nejkratší a v jednotném spádu.
5. Na vhodných místech přípojky jsou navrženy plastové revizní šachty.
6. Na revizních šachtách jsou navrženy poklopy. V případě nepojízdných se jedná o poklopy s třídou zatížení A15 (nosnost 1,5 t), v případě pojezdných poklopů se jedná o třídu D400 (nosnost 40 t).
7. Do přípojky se nesmí vypouštět odpadní vody ze septiku nebo DČOV. DČOV či septik se musí vyřadit, obsah septiku se vyčerpá a prostor se zosype nezávadným materiálem (písek, šterk) nebo zůstane septik využit pro jiný účel (např. pro zadržování dešťových vod určených k závlisce)
8. Je zakázáno do splaškové kanalizace vypouštět dešťové a drenážní vody!
9. Pro kanalizační přípojku DN 150 je minimální sklon 2%.

Zodpovědný projektant	Vypracoval	Technická kontrola	<p>MULTIQUA s.r.o. VEVERKOVÁ 1343 500 02 HRADEC KRÁLOVÉ</p> <p>IČO: 60113111 TEL: +420 498 500 359 DIČ: CZ60113111 WWW.MULTIQUA.CZ</p>
Ing. Ladislav Malý	Ing. Ladislav Malý	Ing. Lubor Dřítě	
Kraj: Pardubický	Obec: Mrákovín (k.ú. Mrákovín u Skutče)		
Investor: Obec Mrákovín, Mrákovín 52, 539 01 Hlinsko	<p>Splašková kanalizace Mrákovín – kanalizační přípojky</p>		<p>Stupeň: DŮŘ</p> <p>Datum: říjen 2017</p> <p>Zakázkové číslo: M17/062</p> <p>Formát: 5 x A4</p> <p>Měřítko: 1: 25</p> <p>Číslo přílohy: D.3</p>
<p>Vzorová kanalizační přípojka</p>			<p>Předložená dokumentace je duševním vlastnictvím firmy Multiqua s.r.o., Hradec Králové</p>